
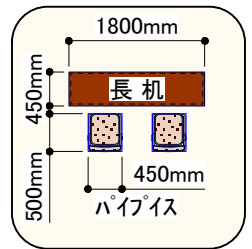
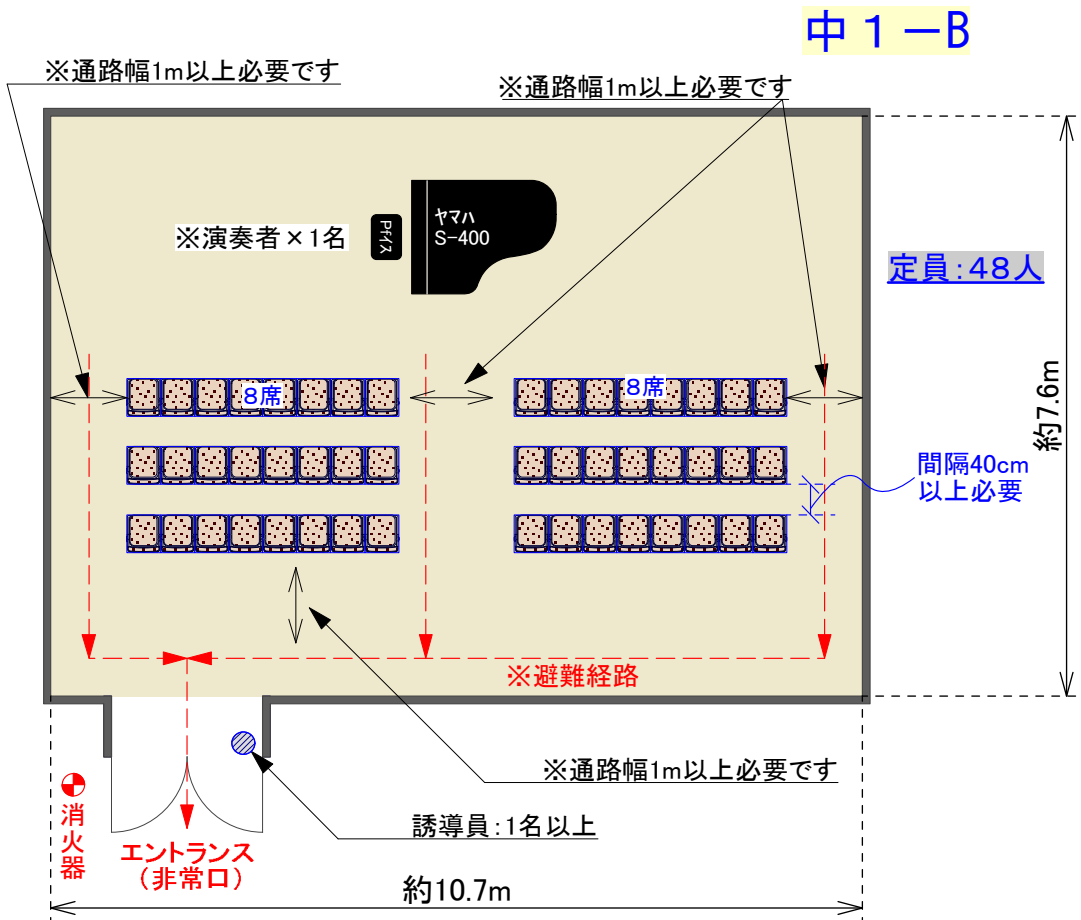


■ 中練習室①: 公演仕様時(S=1/100) ■

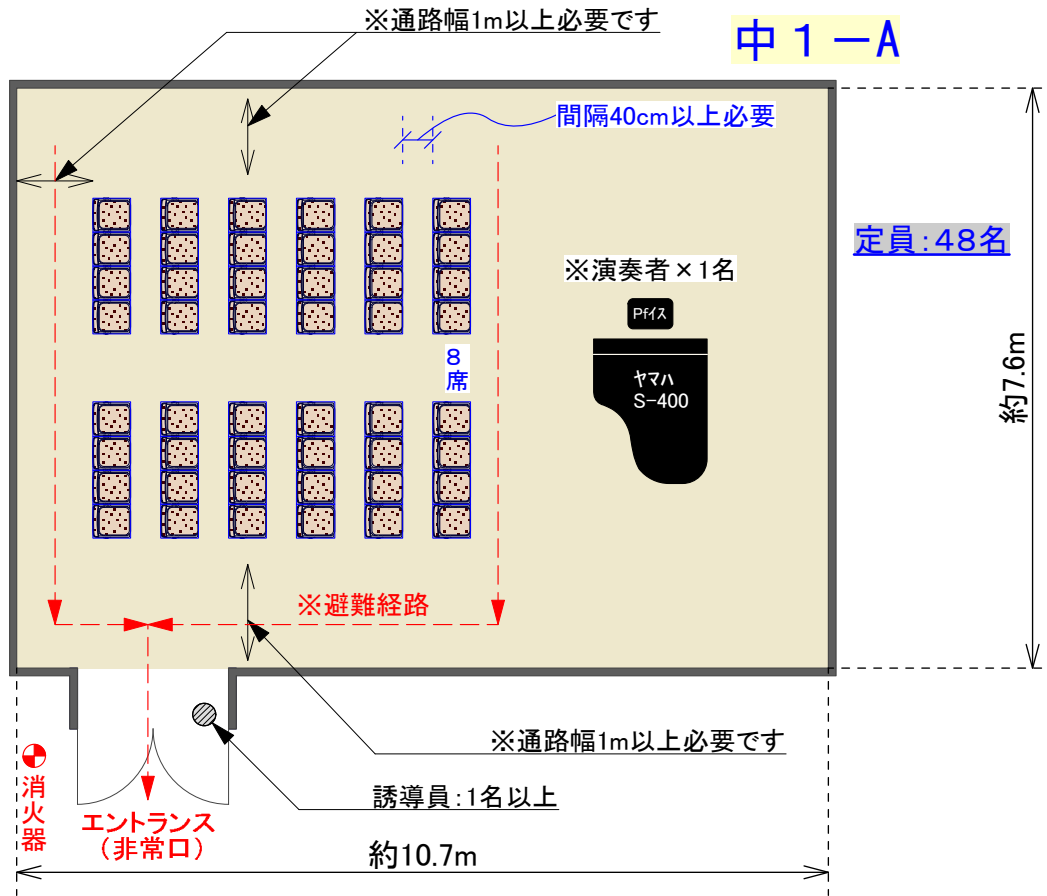

中練習室.1
公演仕様時: 平面図
誘導員1名以上配置 (出入り口付近・室内)
入口に消火器設置
最大定員: 48名
※パイプ在庫: 30脚
縮尺(A4用紙) 1/100