


■中練習室③:公演仕様時(S=1/100)■




A

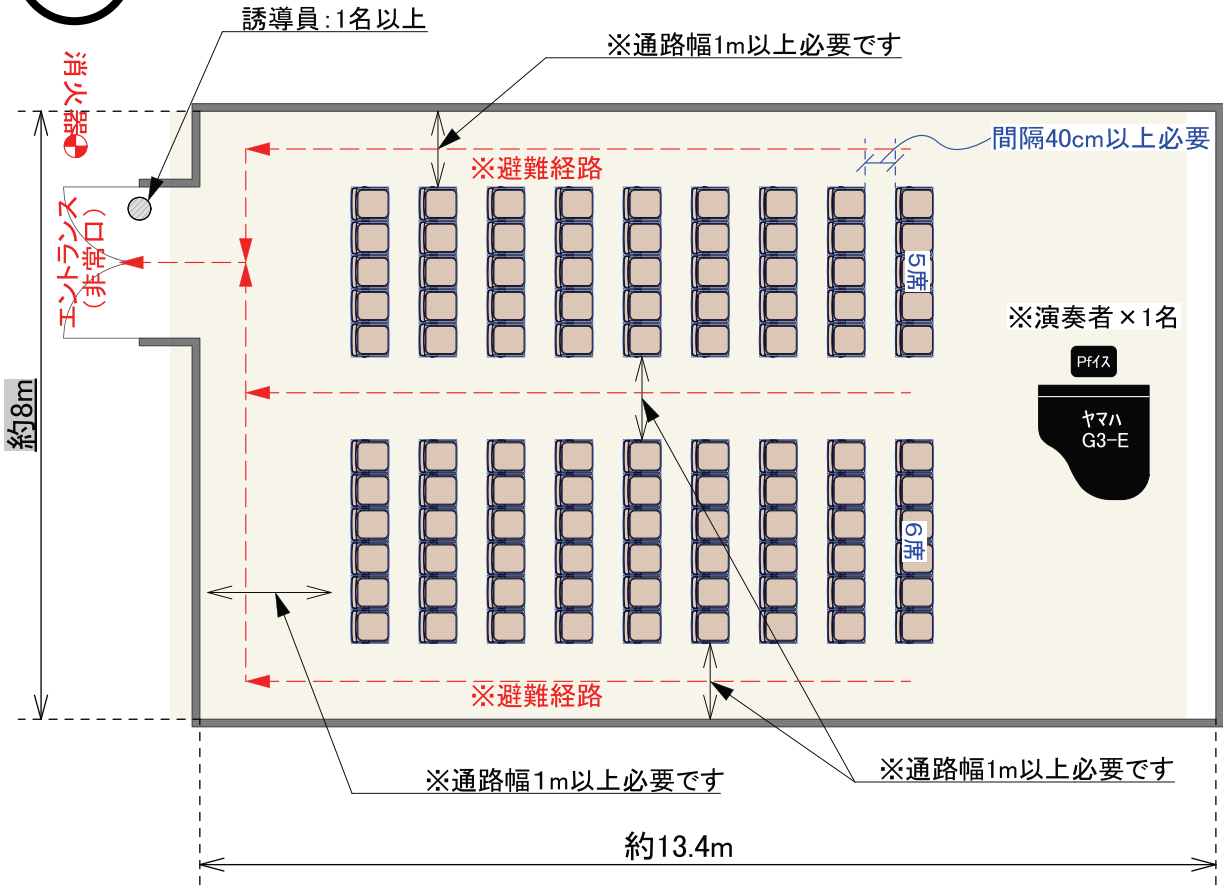

定員:99人

中練習室3
公演仕様時:平面図
誘導員1名以上配置 (出入口付近・室内)
入口に消火器設置
最大定員:100名
※パイプイス在庫:30脚
縮尺(A4用紙) 1/100

B

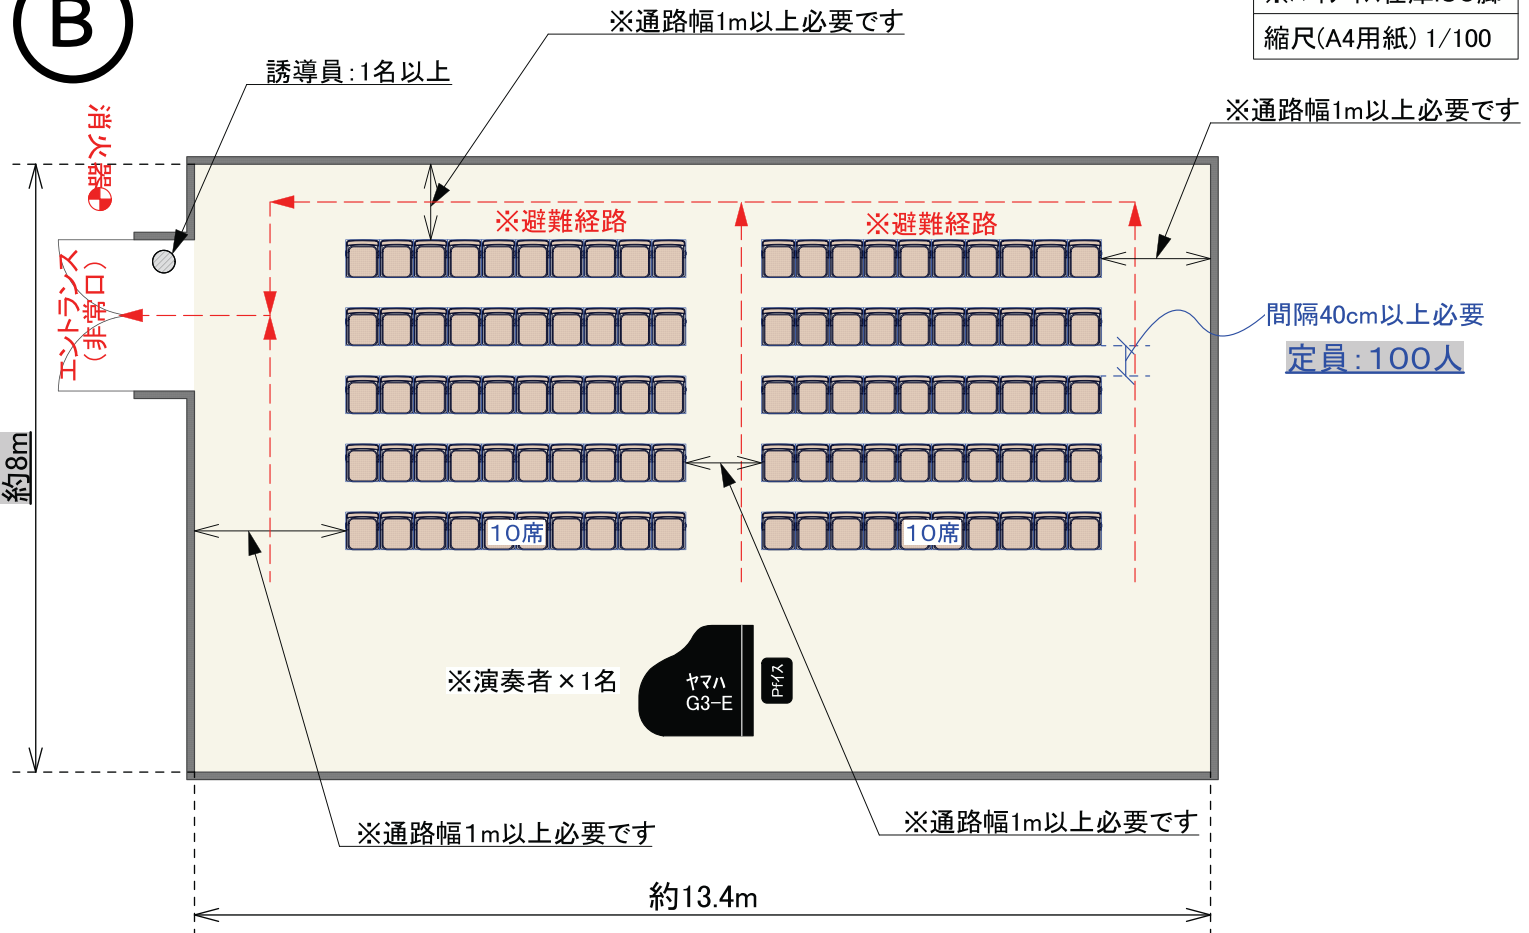

定員:100人