


# ■中練習室③:公演利用時(S=1/100)■



③

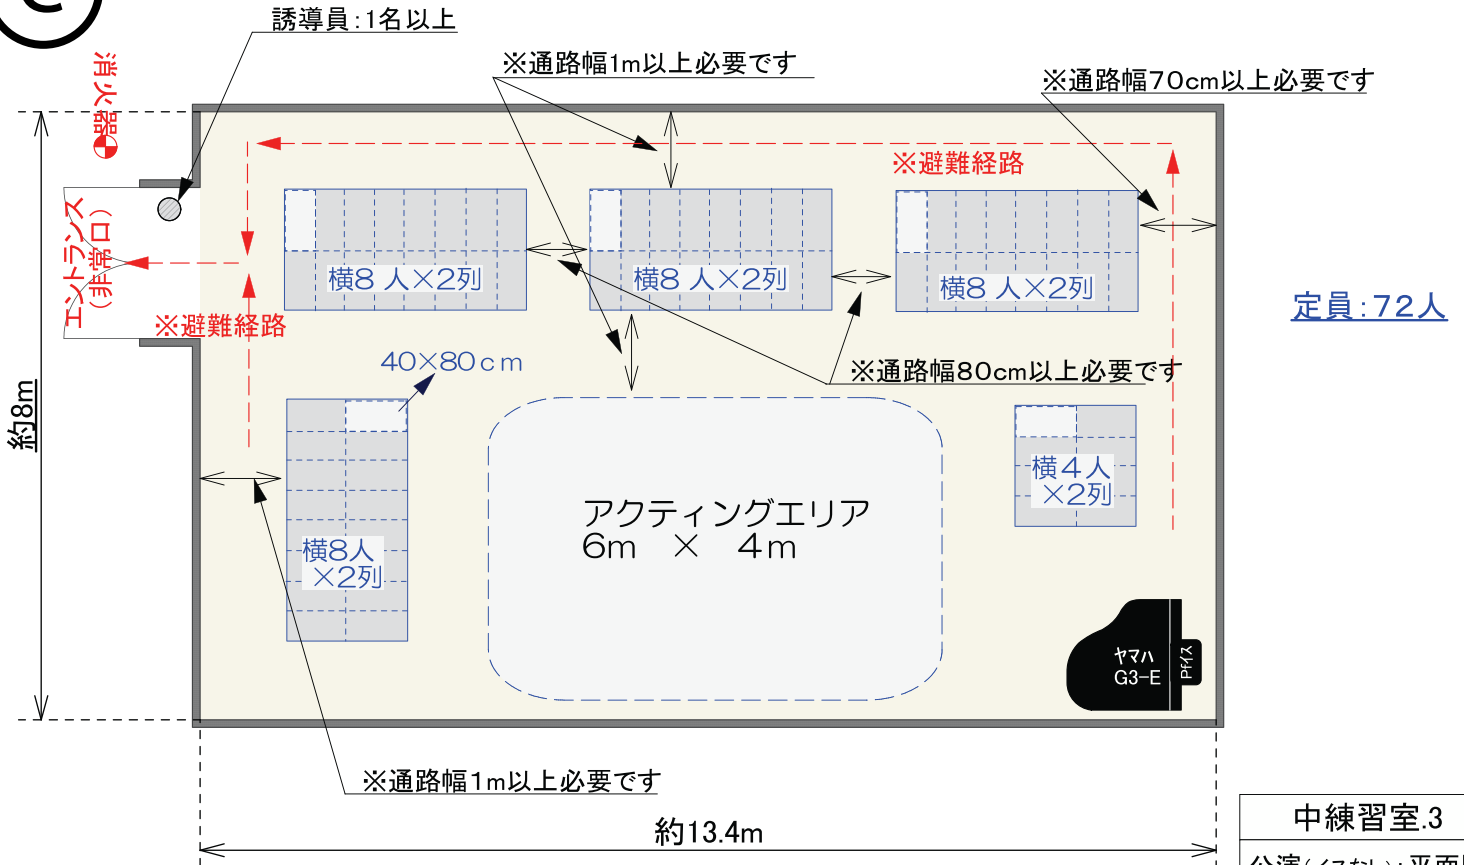

中練習室.3
公演(イスなし):平面図
誘導員1名以上配置 (出入り口付近・室内)
入口に消火器設置
※パイプイス在庫:30脚
縮尺(A4用紙) 1/100