 



■ 中練習室④: 公演仕様時(S=1/100) ■



A

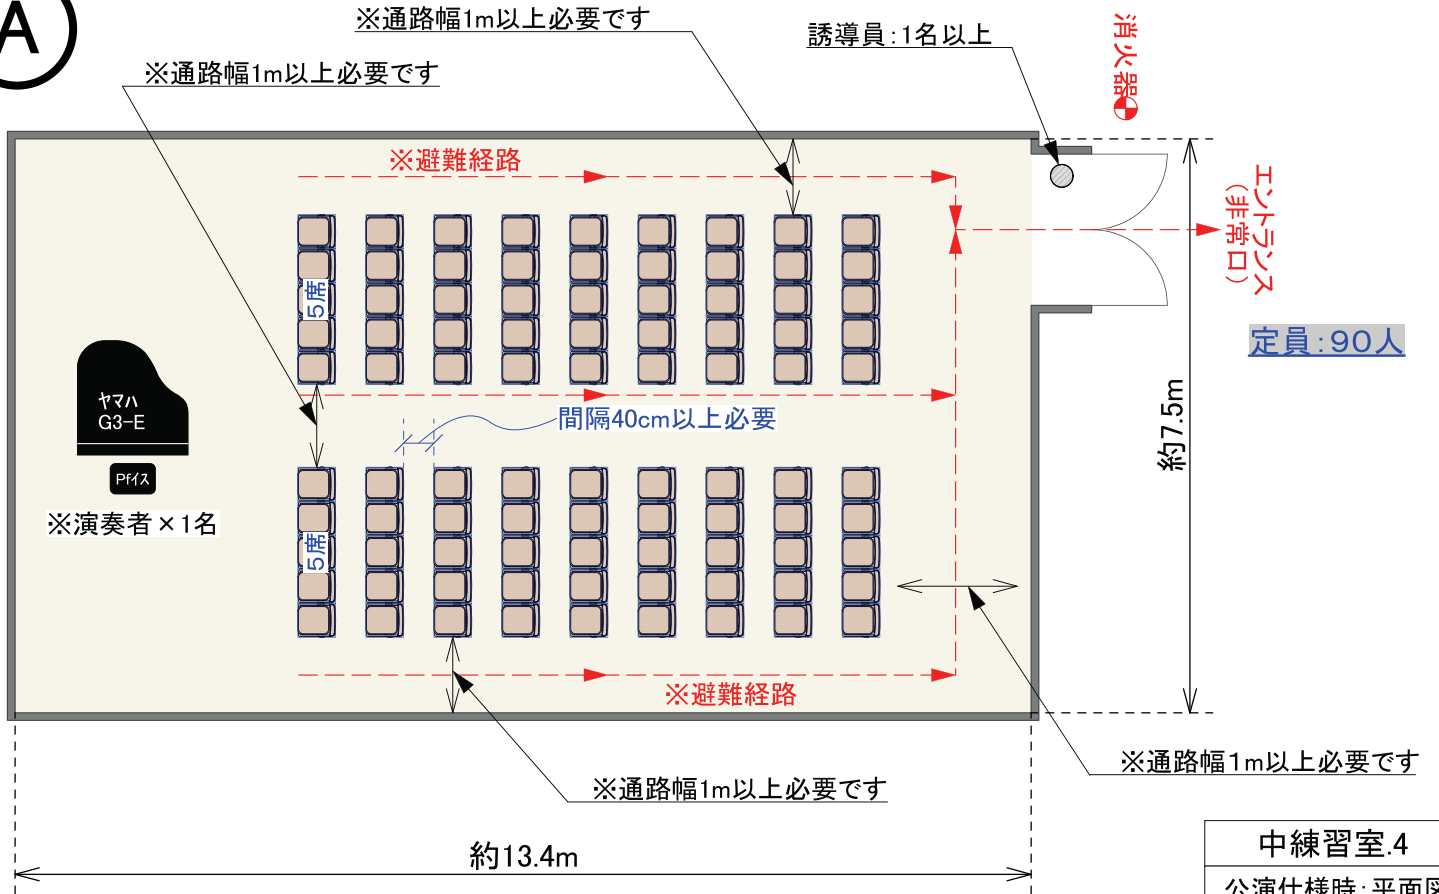

中練習室.4
公演仕様時: 平面図
誘導員1名以上配置 (出入り口付近・室内)
入口に消火器設置
最大定員: 100名
※パイプ在庫: 30脚
縮尺(A4用紙) 1/100

B

