


■ 中練習室②: 公演利用時(S=1/100) ■



③

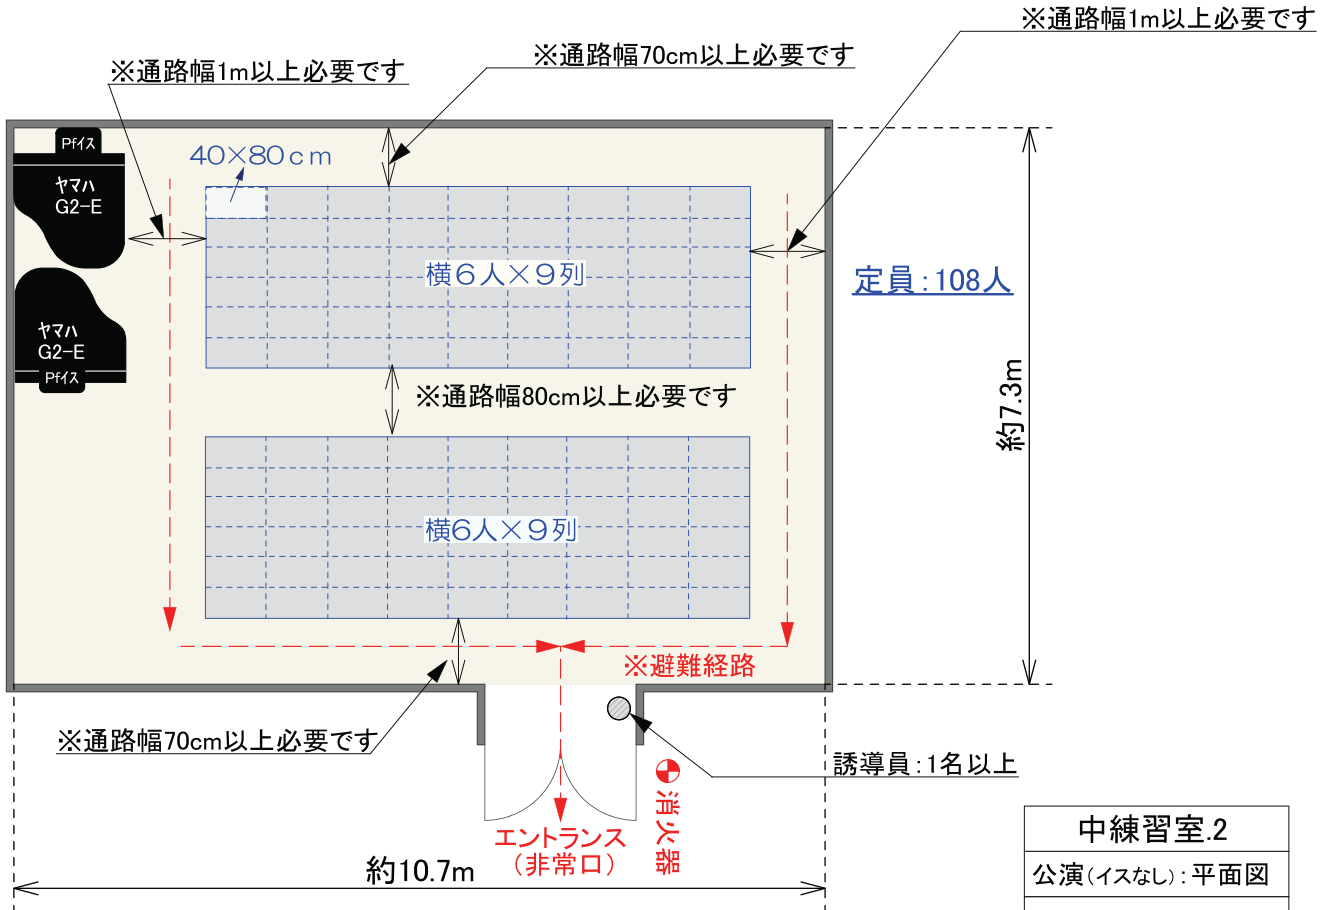

中練習室.2
公演(イスなし): 平面図
誘導員1名以上配置 (出入り口付近・室内)
入口に消火器設置
※パイプイス在庫: 30脚
縮尺(A4用紙) 1/100

④

