


# ■中練習室④:公演利用時(S=1/100)■



④

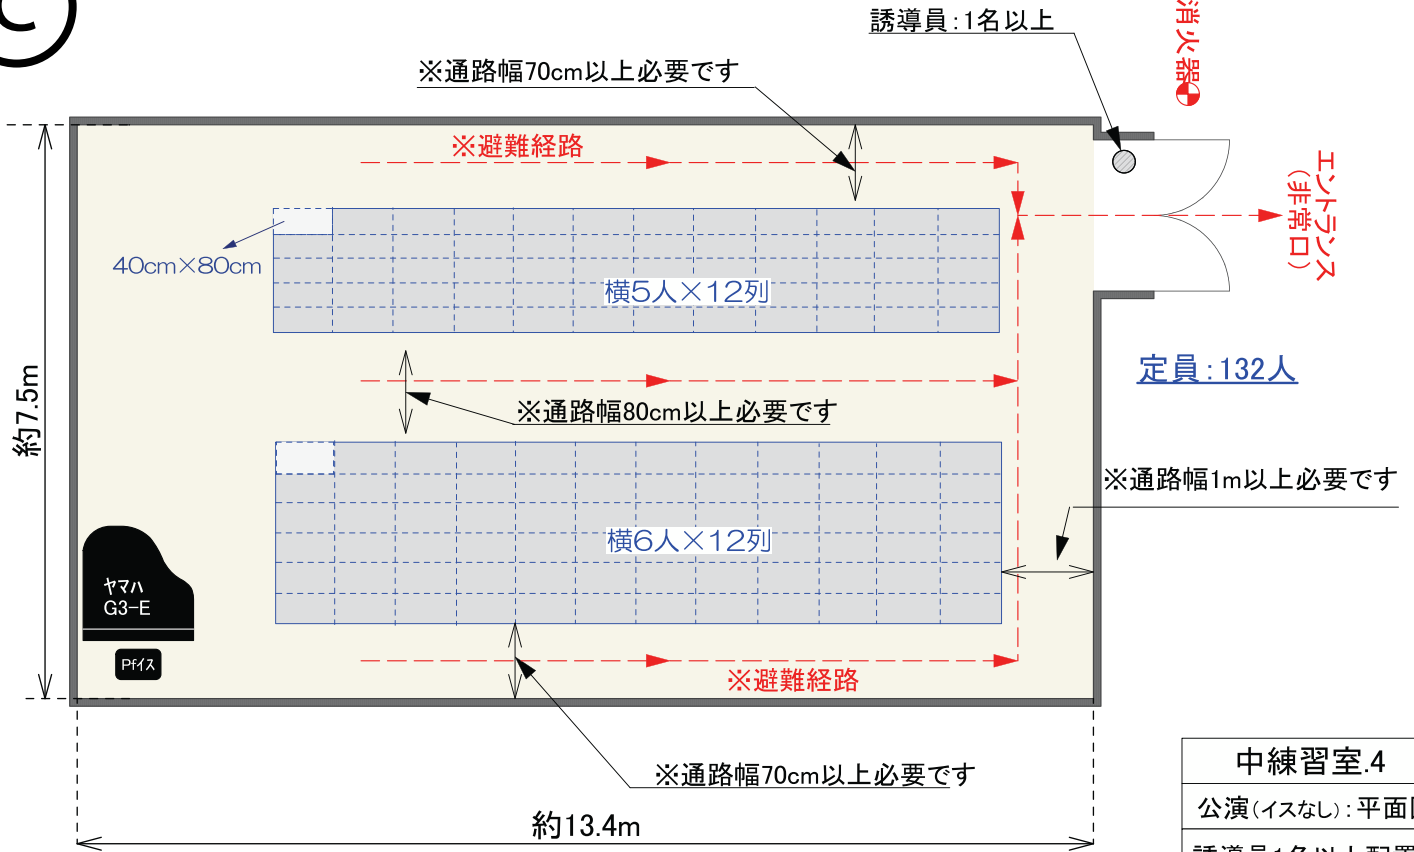

中練習室4
公演(イスなし): 平面図
誘導員1名以上配置 (出入り口付近・室内)
入口に消火器設置
※パイプイス在庫: 30脚
縮尺(A4用紙) 1/100

④

